


图例	说明
	新建10kV架空导线
	新建400V架空导线
	新建220V架空导线
	新建变压器
	原有电杆
	新建电杆
	高低压同杆
	沿墙敷设
	拉线(带护套)
	利旧电杆

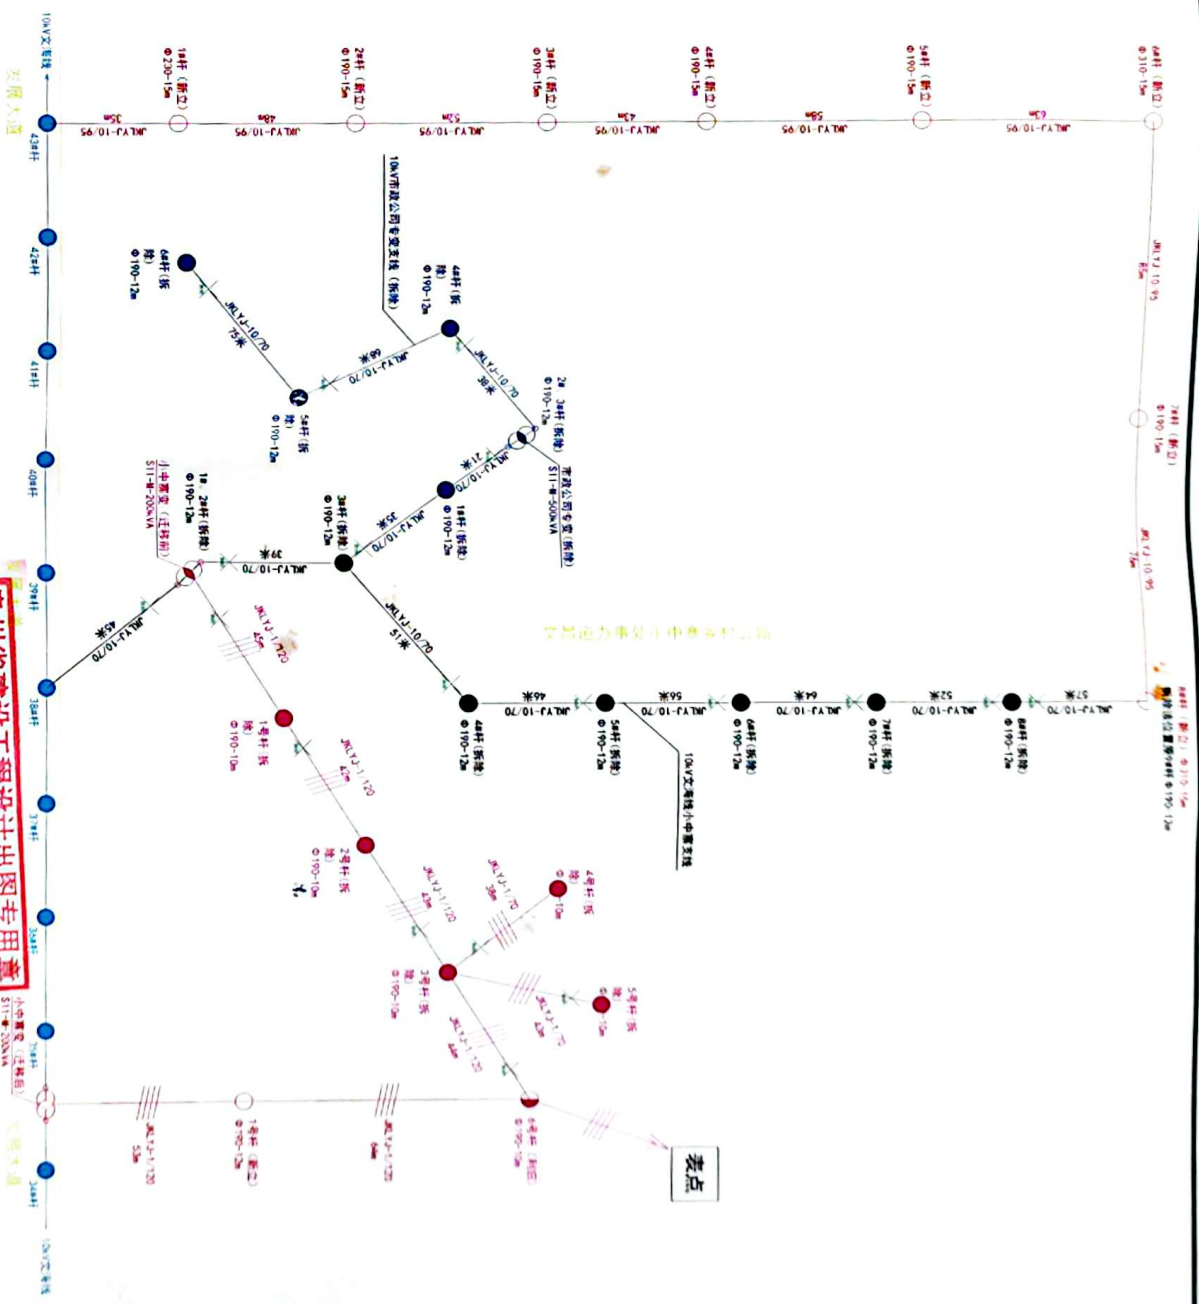

说明

本工程为纳雍县文昌街道办事处WX-2021-08-12地块电力迁改项目，主要包含以下：

- 10kV交导线小中寨支线拆除 $\phi 190-15m$ 电杆9根(含台架变电杆2根)，拆除JKLYJ-10/70绝缘线10kV架空线路410米；10kV交导线小中寨支线新建 $\phi 190-15m$ 电杆5根， $\phi 230-15m$ 电杆1根， $\phi 310-12m$ 电杆1根，新建JKLYJ-10/95绝缘线10kV架空线路460米。
- 10kV市政公司专变支线拆除柱上智能断路器1台，拆除 $\phi 190-12m$ 电杆4根，新建JKLYJ-10/70绝缘线10kV架空线路237米；拆除市政公司S11-#500kVA柱上变压器1台(不含台架变电杆)。
- 小中寨台区迁移拆除S11-#200kVA柱上变压器1台，拆除 $\phi 190-10m$ 电杆5根，拆除JKLYJ-10/70绝缘线400V架空线路81米，拆除JKLYJ-1/120绝缘线400V架空线路174米。

小中寨台区迁移安装S11-#200kVA柱上变压器1台(含台架变电杆)，新立 $\phi 190-15m$ 电杆2根，新立 $\phi 190-12m$ 电杆1根，新建JKLYJ-1/120绝缘线400V架空线路117米；利旧 $\phi 190-10m$ 电杆1根。

广东省建设工程设计图专用章

中群工程设计有限公司

批准 审核 设计 制图

图号 ZBGCSJ-WCJD-DL06XM-00

纳雍县文昌街道办事处WX-2021-08-12地块电力迁改项目 施工图设计

路径走向平面图